

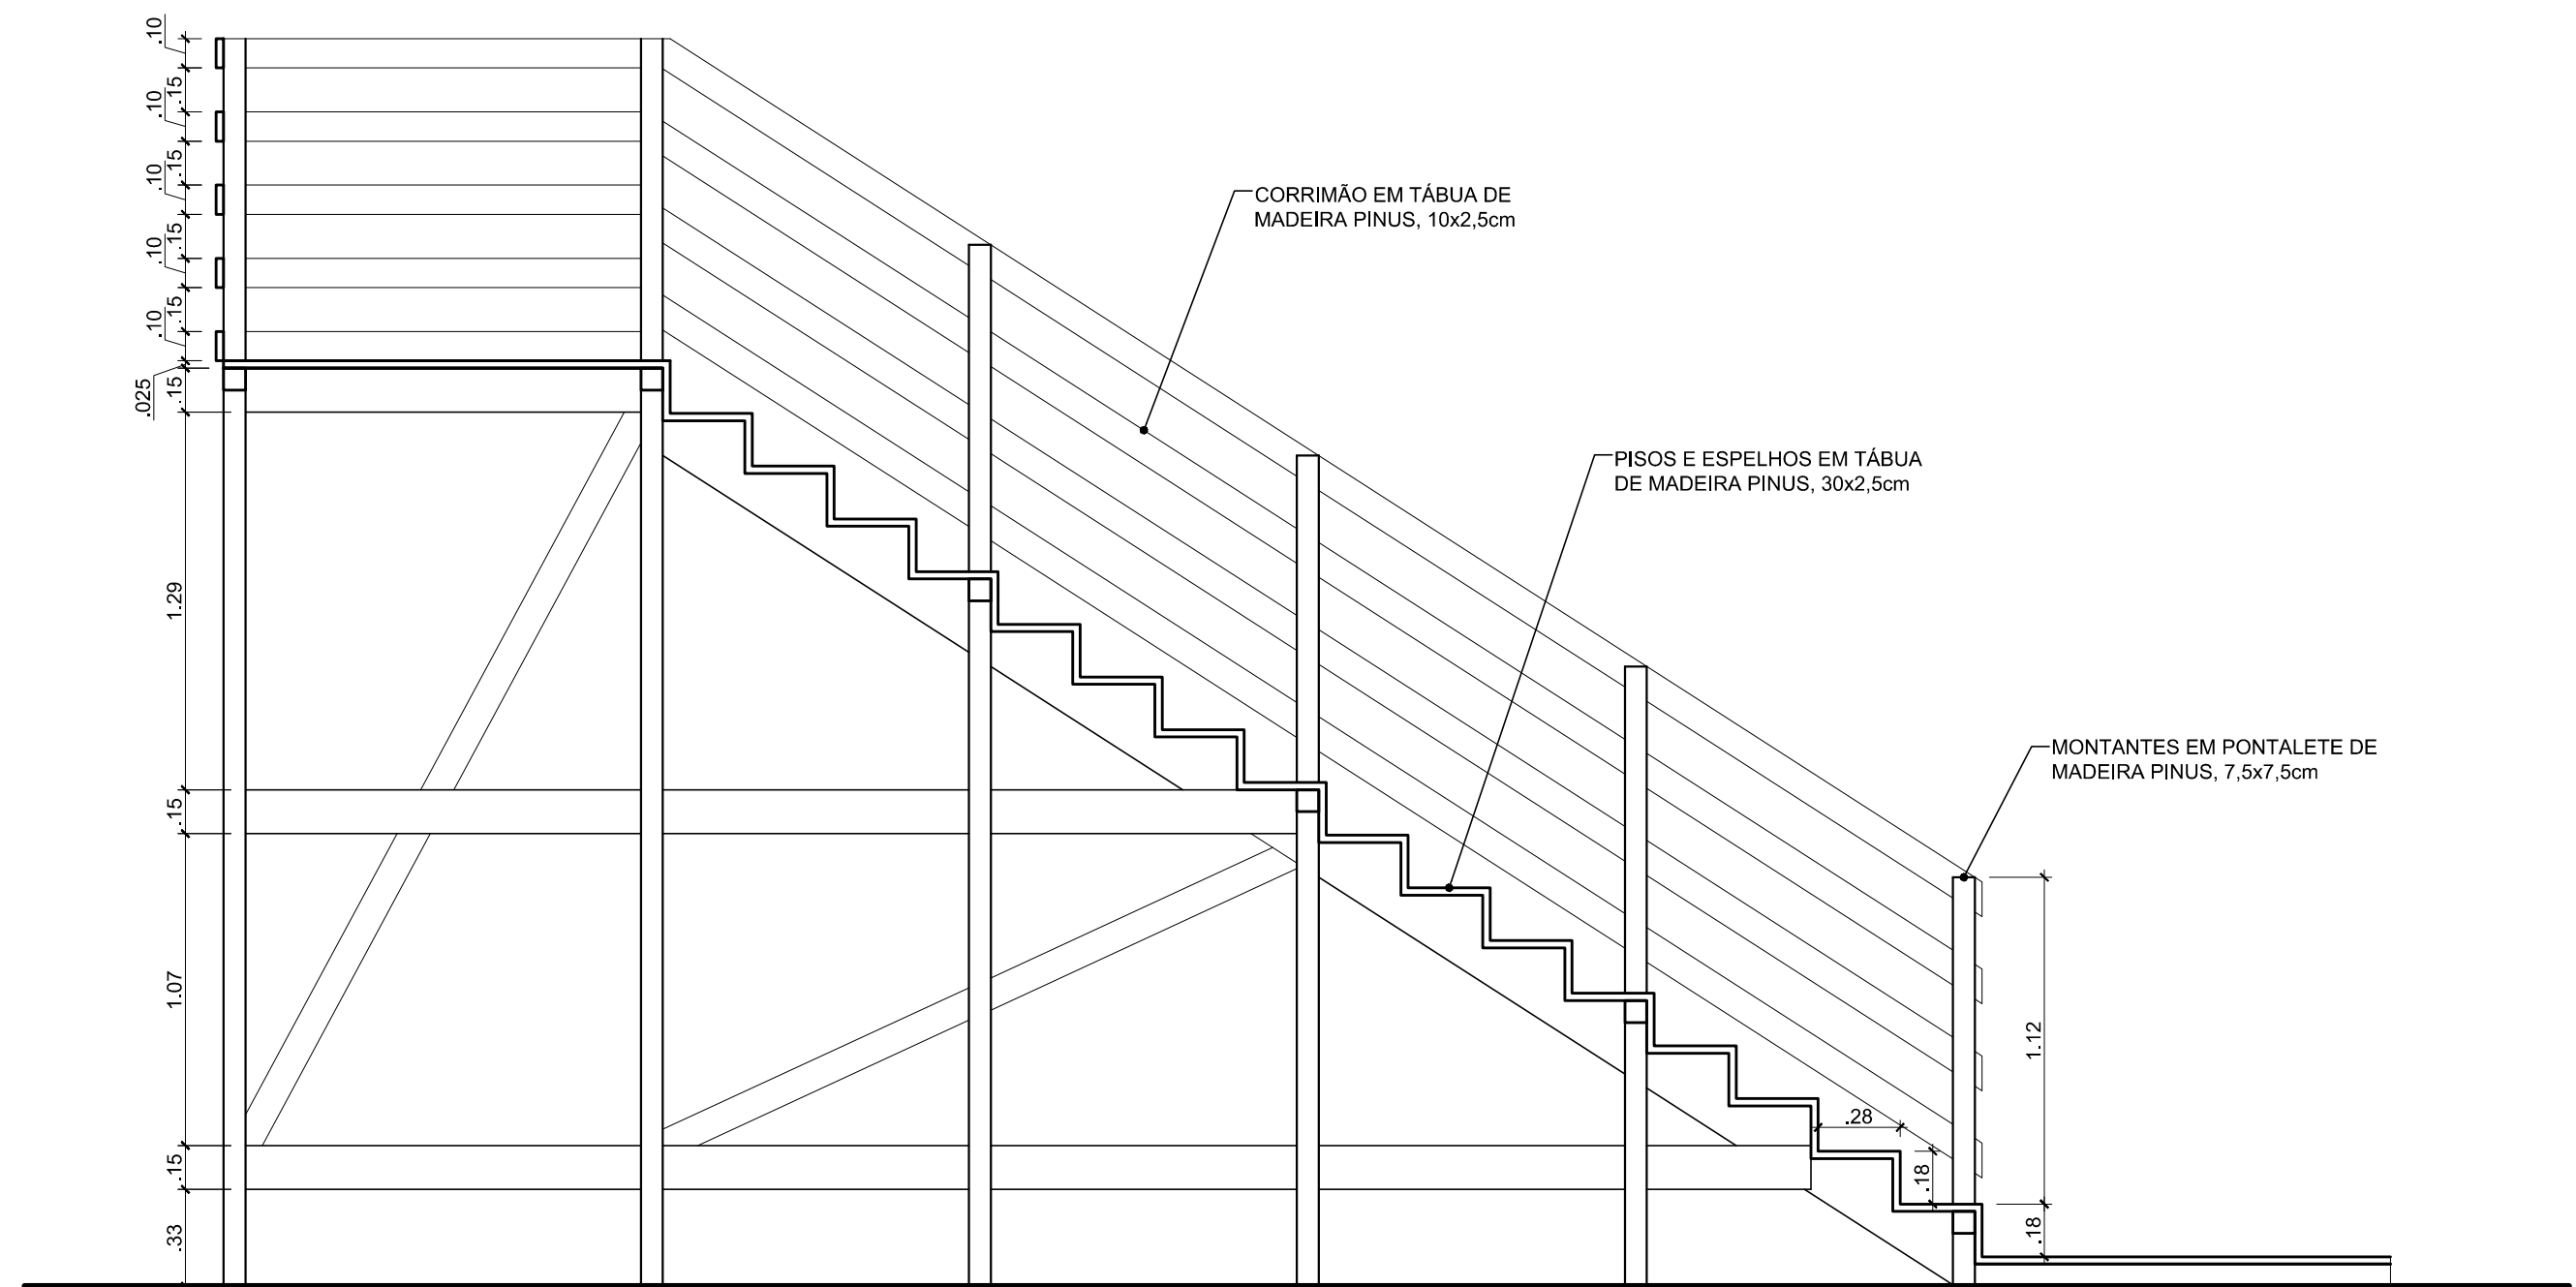


[illegible]


CORTE A | ESCADA PROVISÓRIA
escala 1:25

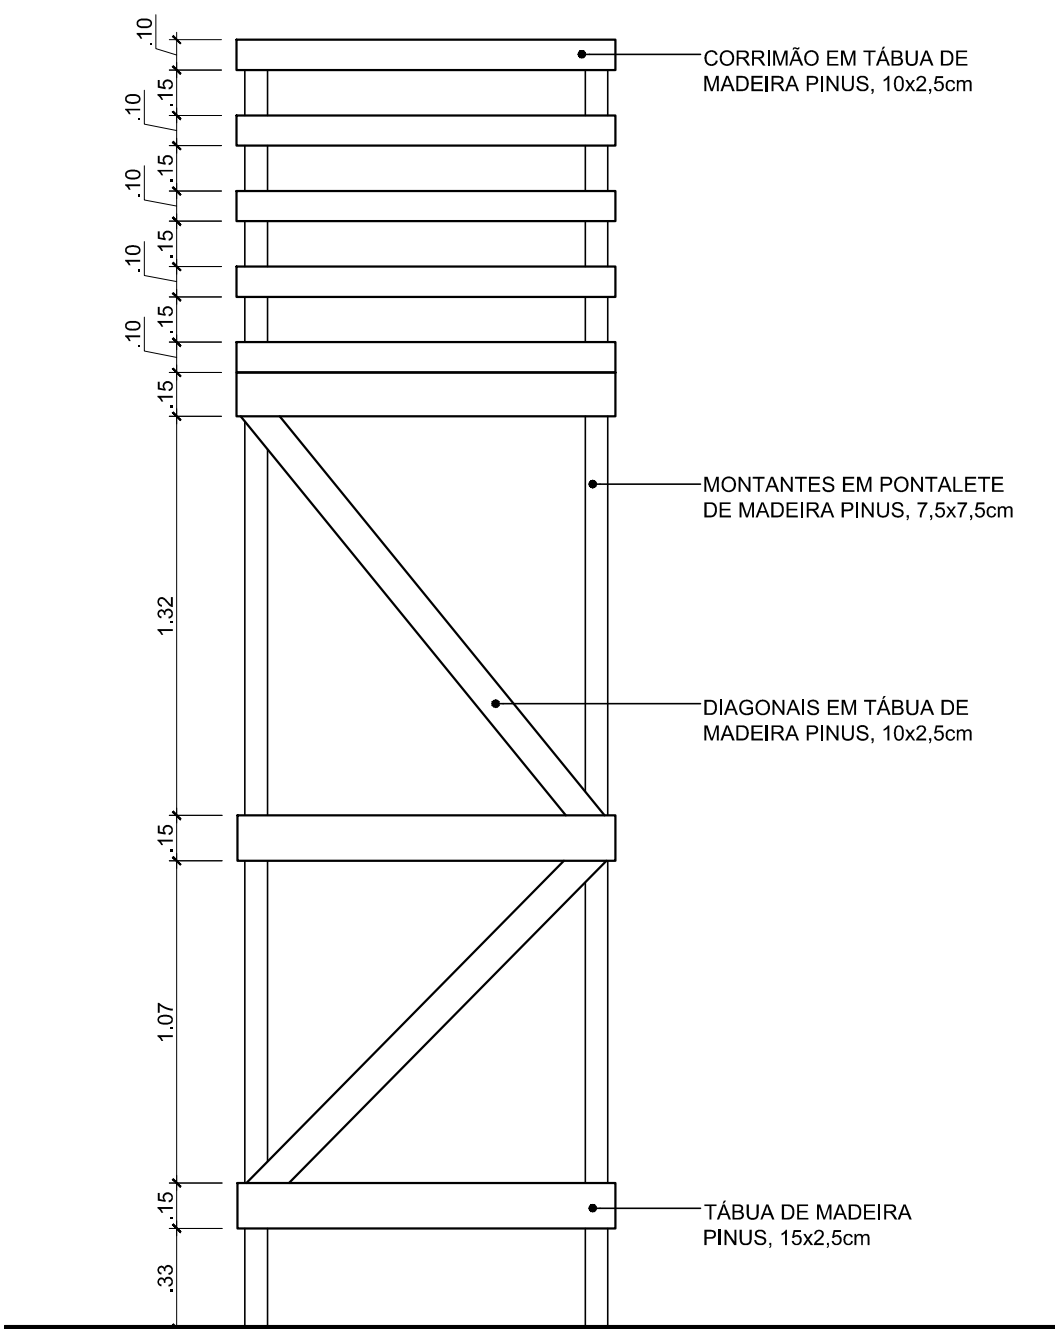

ELEVAÇÃO 01 | ESCADA PROVISÓRIA
escala 1:25

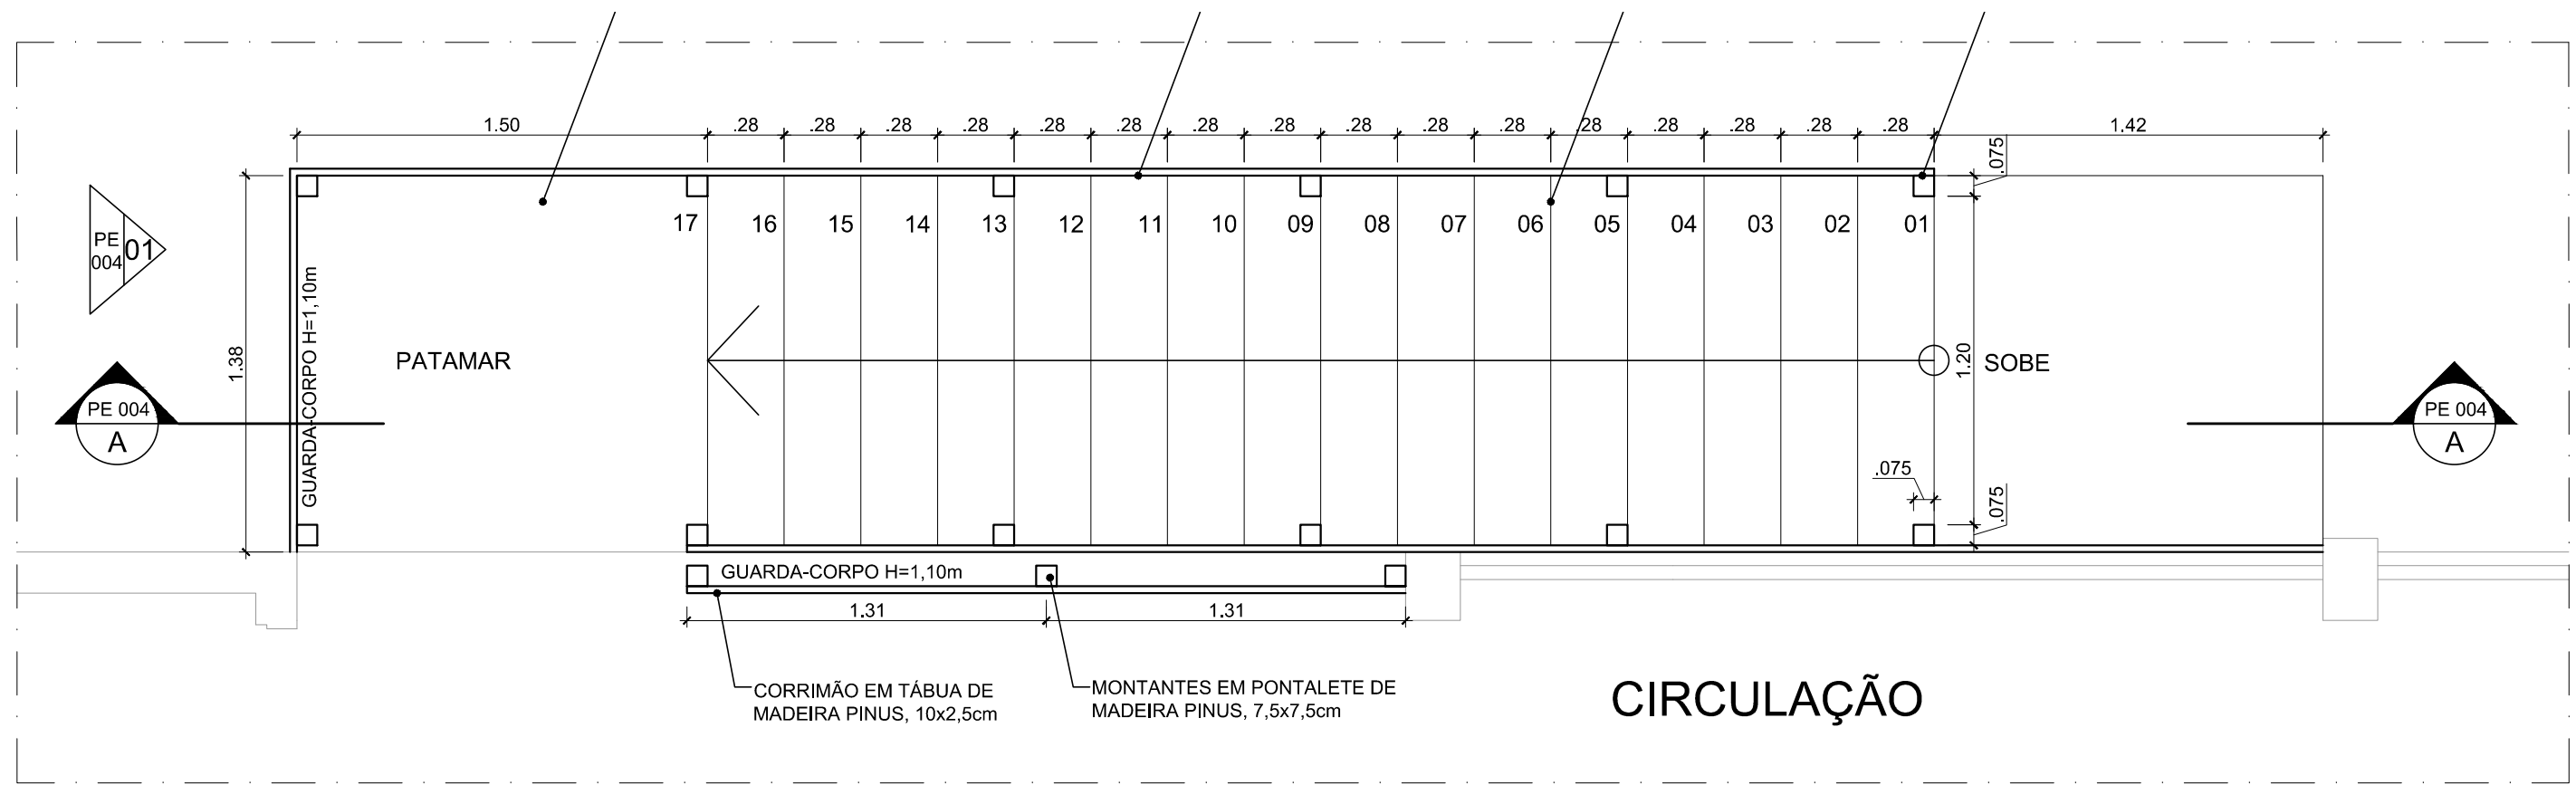

■ PLANTA BAIXA | ESCADA PROVISÓRIA
escala 1:25

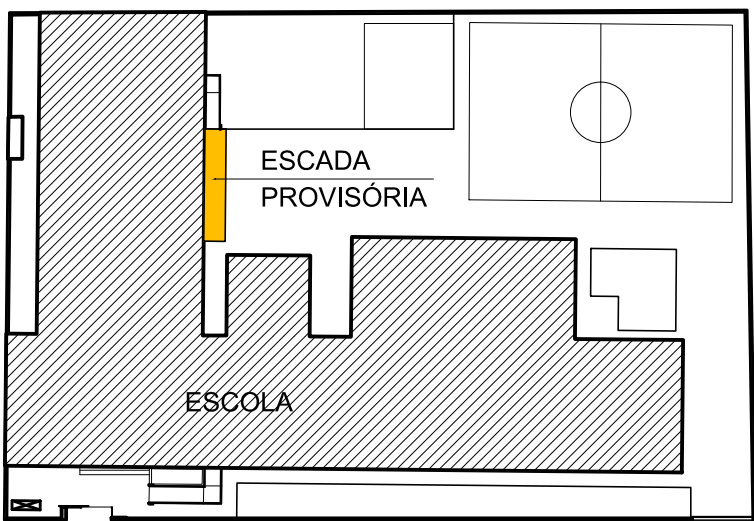

PLANTA | LOCAÇÃO
escala 1:500



**PREFEITURA DE
CANOAS**

EMEF General Osório

Rua Doutor Nelson Paim Terra, 925, Rio Branco

PROJETO:
Reforma dos Reservatórios de Água Potável
CONTEÚDO:
Projeto Escada Provisória

RESPONSÁVEL TÉCNICO:

Fábio Luiz da Fonseca | CAU: A78403-6 | MATRÍCULA: 123406

DATA:
06/01/2020

ESCALA
Indicada

DESENHO:
Fábio Fonseca

PRANCHA

PE 003