



PLANTA BAIXA | NÍVEL TÉRREO
escala 1:50

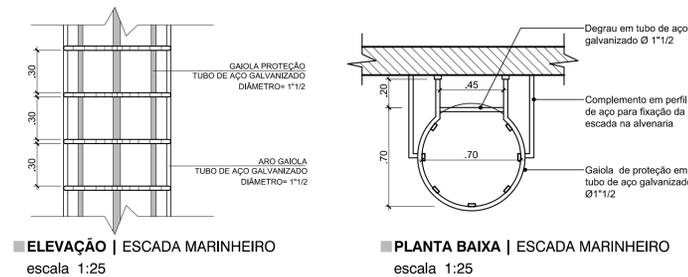


ELEVÇÃO | ESCADA MARINHEIRO
escala 1:25


PLANTA BAIXA | ESCADA MARINHEIRO
escala 1:25

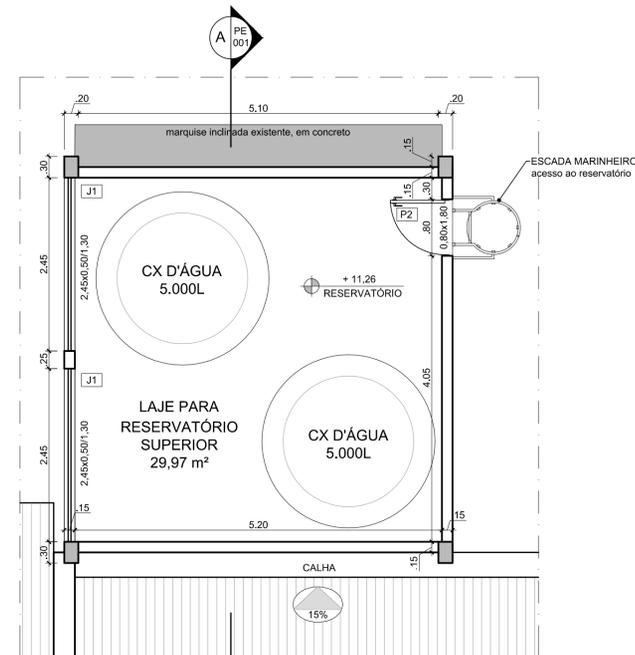

PLANTA BAIXA | NÍVEL RESERVATÓRIO
escala 1:50

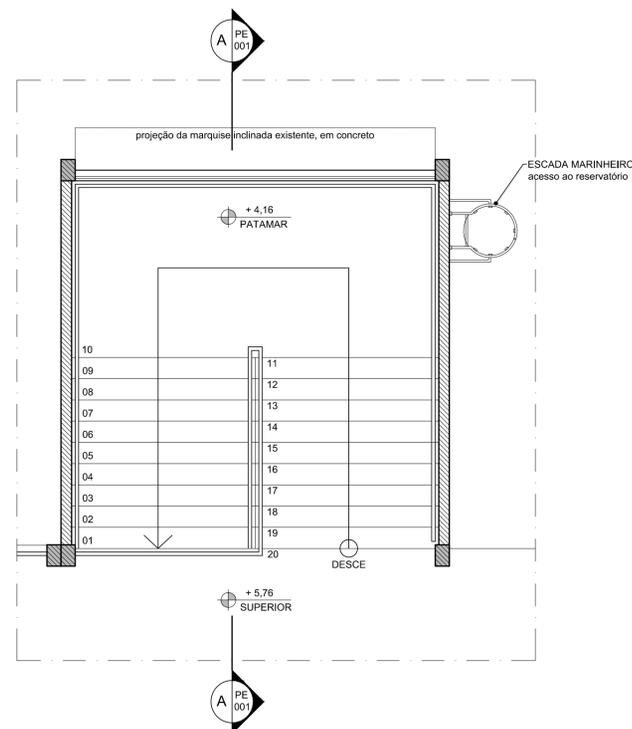


PLANTA BAIXA | NÍVEL SUPERIOR
escala 1:50

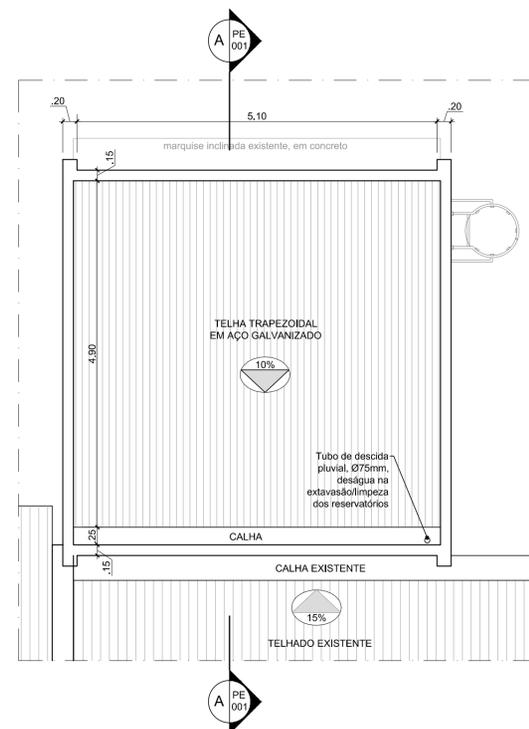


PLANTA BAIXA | NÍVEL COBERTURA
escala 1:50




PLANTA | LOCAÇÃO
escala 1:250

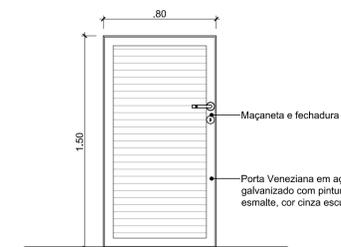


DETALHE | PORTA P1 (casa bombas)
escala 1:25

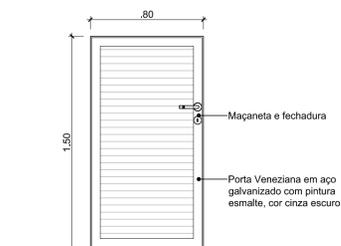

DETALHE | PORTA P1 (casa bombas)
escala 1:25

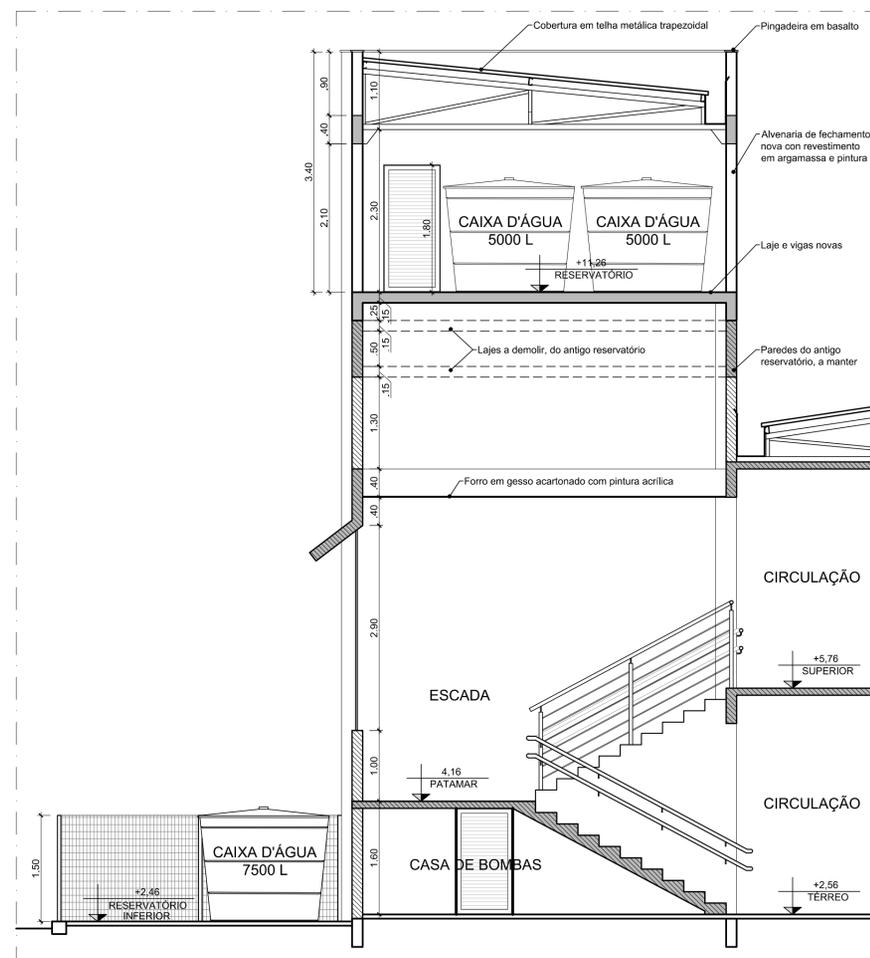

CORTE AA
escala 1:50

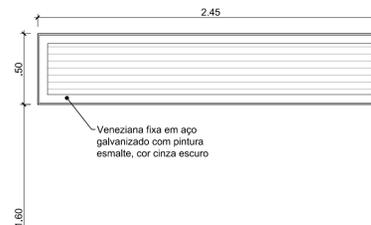

DETALHE | VENEZIANAS J1 (reserv. superior) - 2 unidades
escala 1:25

LEGENDA

- Alvenaria Existente
- Alvenaria a Construir
- Estrutura Existente
- Estrutura a Construir
- Lajes a demoler



EMEF General Osório
Rua Doutor Nelson Paim Terra, 925, Rio Branco
PROJETO:
Reforma dos Reservatórios de Água Potável
CONTEÚDO:
Projeto Arquitetônico

RESPONSÁVEL TÉCNICO:
Fábio Luiz da Fonseca | CAU: A78403-6 | MATRÍCULA: 123406

DATA:
06/01/2020
ESCALA:
Indicada
DESENHO:
Fábio Fonseca
FRANCHA:
PE 001

COR DO LAYER	PENA Nº	ESPESSURA
1	7	0.10
2	7	0.20
3	7	0.30
4	7	0.40
5	7	0.50
6	7	0.60
7	7	0.70
8	7	1.00
9	7	2.00
252	252	0.20
253	253	0.20
254	254	0.20