




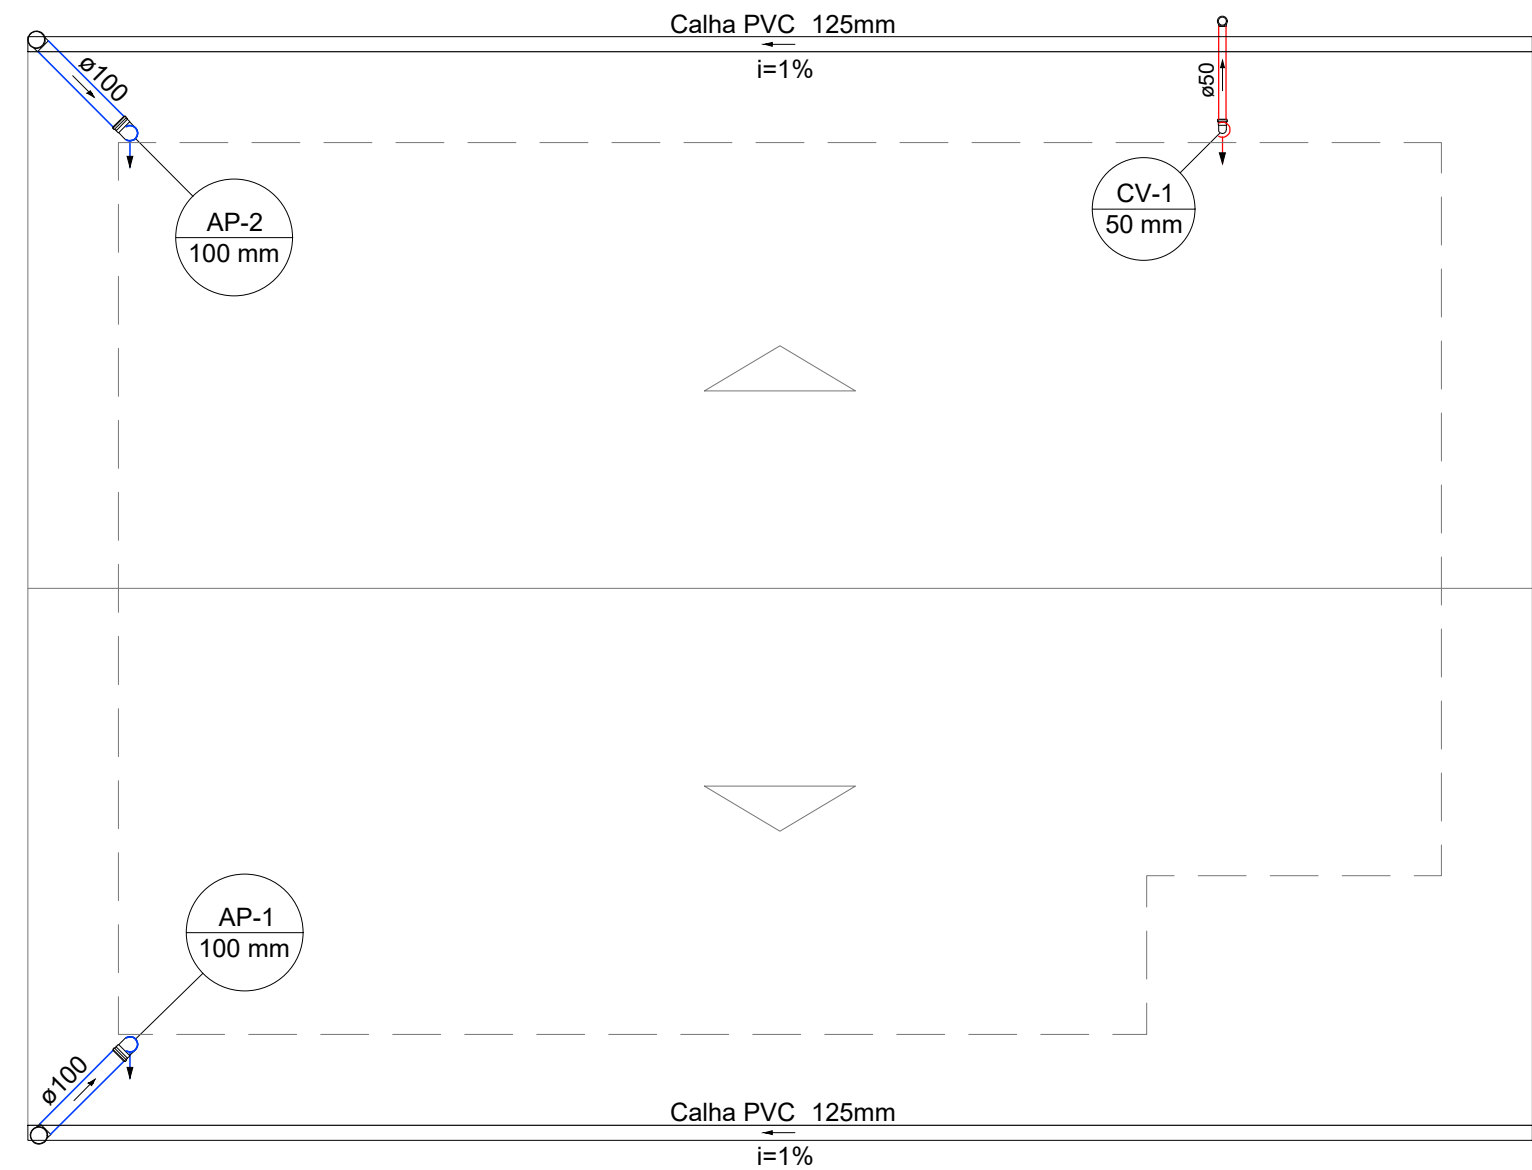


PLANTA DE COBERTURA
ESCALA 1:50

DETALHE SAÍDA VENTILAÇÃO
ESCALA 1:25

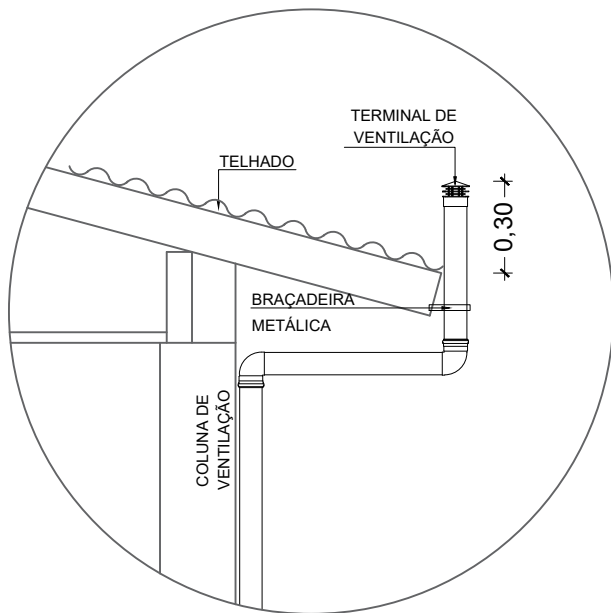


DETALHE CAIXA DE INSPEÇÃO SANITÁRIA
ESCALA 1:25

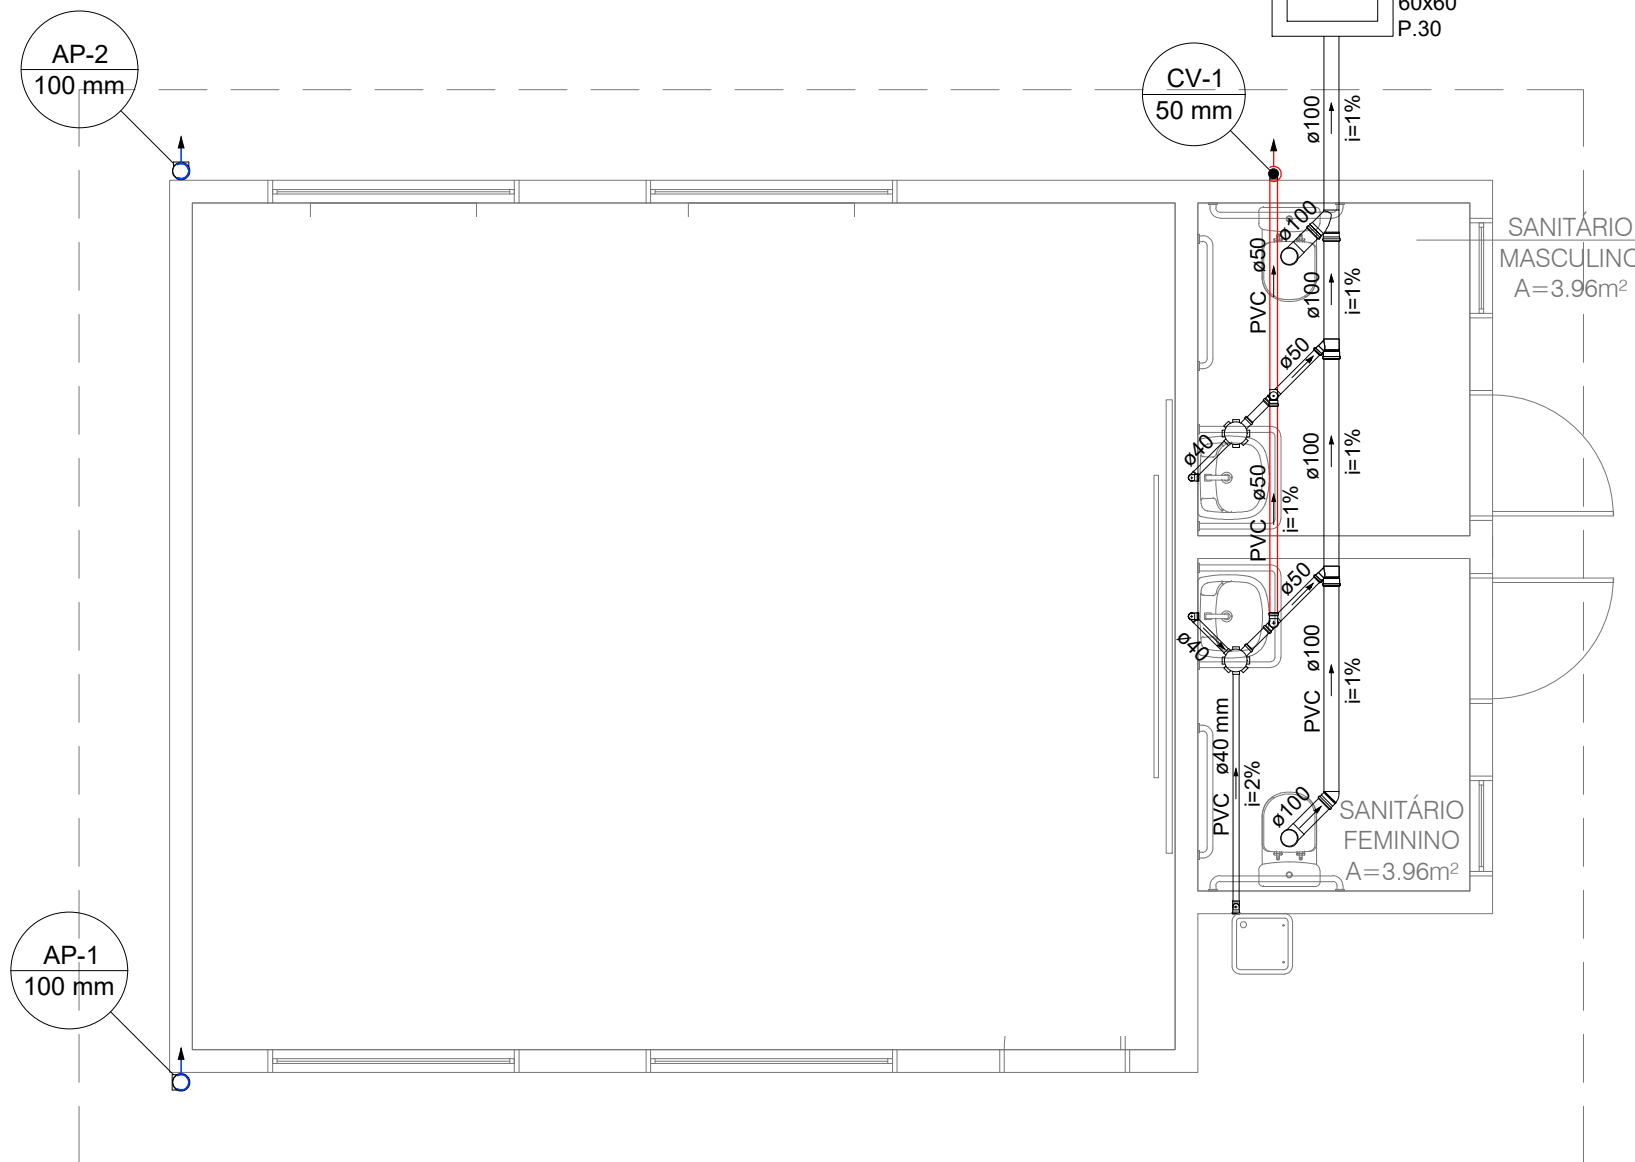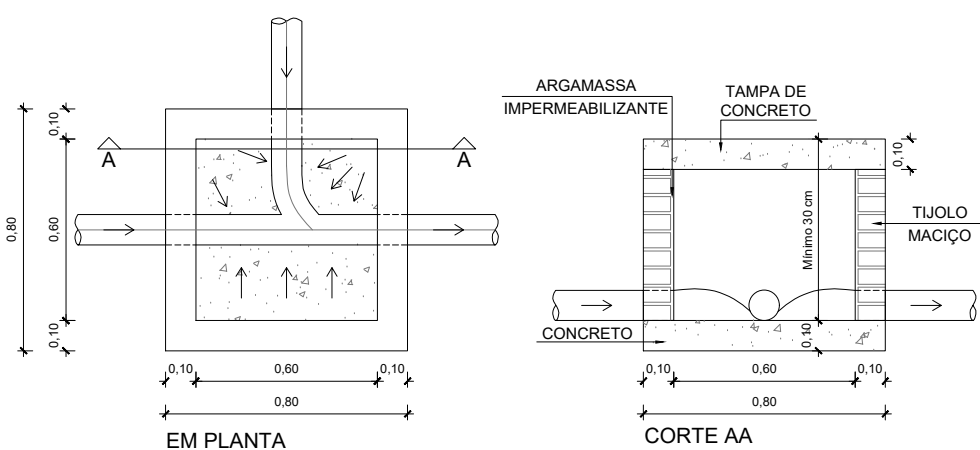

PLANTA BAIXA - ESGOTO
ESCALA 1:50

DETALHE CALHA
SEM ESCALA

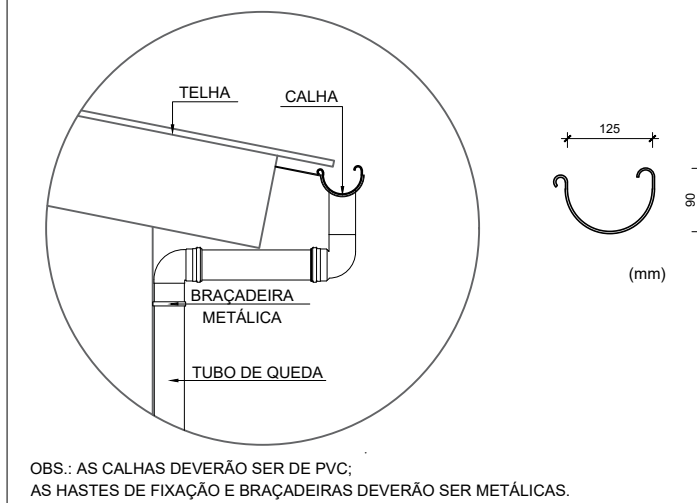

OBS.: AS CALHAS DEVERÃO SER DE PVC;
AS HASTES DE FIXAÇÃO E BRACADEIRAS DEVERÃO SER METÁLICAS.

LEGENDA

Dimensões Profundidade	Caixa de Inspeção de Esgoto Sanitário
CE	Caixa de Inspeção de Esgoto Sanitário
Caixa Sifonada 150x50mm*	Caixa Sifonada 150x50mm*
Curva 90 curta	Curva 90 curta
Joelho 45	Joelho 45
Joelho 90	Joelho 90
Junção simples	Junção simples
Ramais de Ventilação	Ramais de Ventilação
Ramais de Ventilação em Cruz	Ramais de Ventilação em Cruz
Redução excêntrica- superior	Redução excêntrica- superior
Te sanitário	Te sanitário
CV-1 50 mm	Indicação coluna de ventilação
AP-1 100 mm	Indicação tubo de queda pluvial
PVC ø50 i=1%	Tubo de Ventilação - PVC Esgoto
PVC ø100 i=1%	Tubo de Esgoto Sanitário - PVC Esgoto
PVC ø100 i=1%	Tubo de Esgoto Pluvial - PVC Esgoto
↑ ↓	Indicação coluna ou tubo que sobe Indicação coluna ou tubo que desce
Tubulação DN<ø100 i=2.0%	
Tubulação DN≥ø100 i=1.0%	



EMPREENDIMENTO:

ÁREA CONSTRUIDA:

PROJETO:

DISCRIMINAÇÃO DA PLANTA:
ESGOTO SANITÁRIO E PLUVIAL
PLANTA BAIXA E DE COBERTURA

RESPONSÁVEL TÉCNICO:

Eduardo Wegner Vargas
Engenheiro Civil
CREA RS 159.984

NOME DO ARQUIVO:

ESCALA:

INDICADA

DATA:

DESENHO:

Equipe Urbana

01/03