
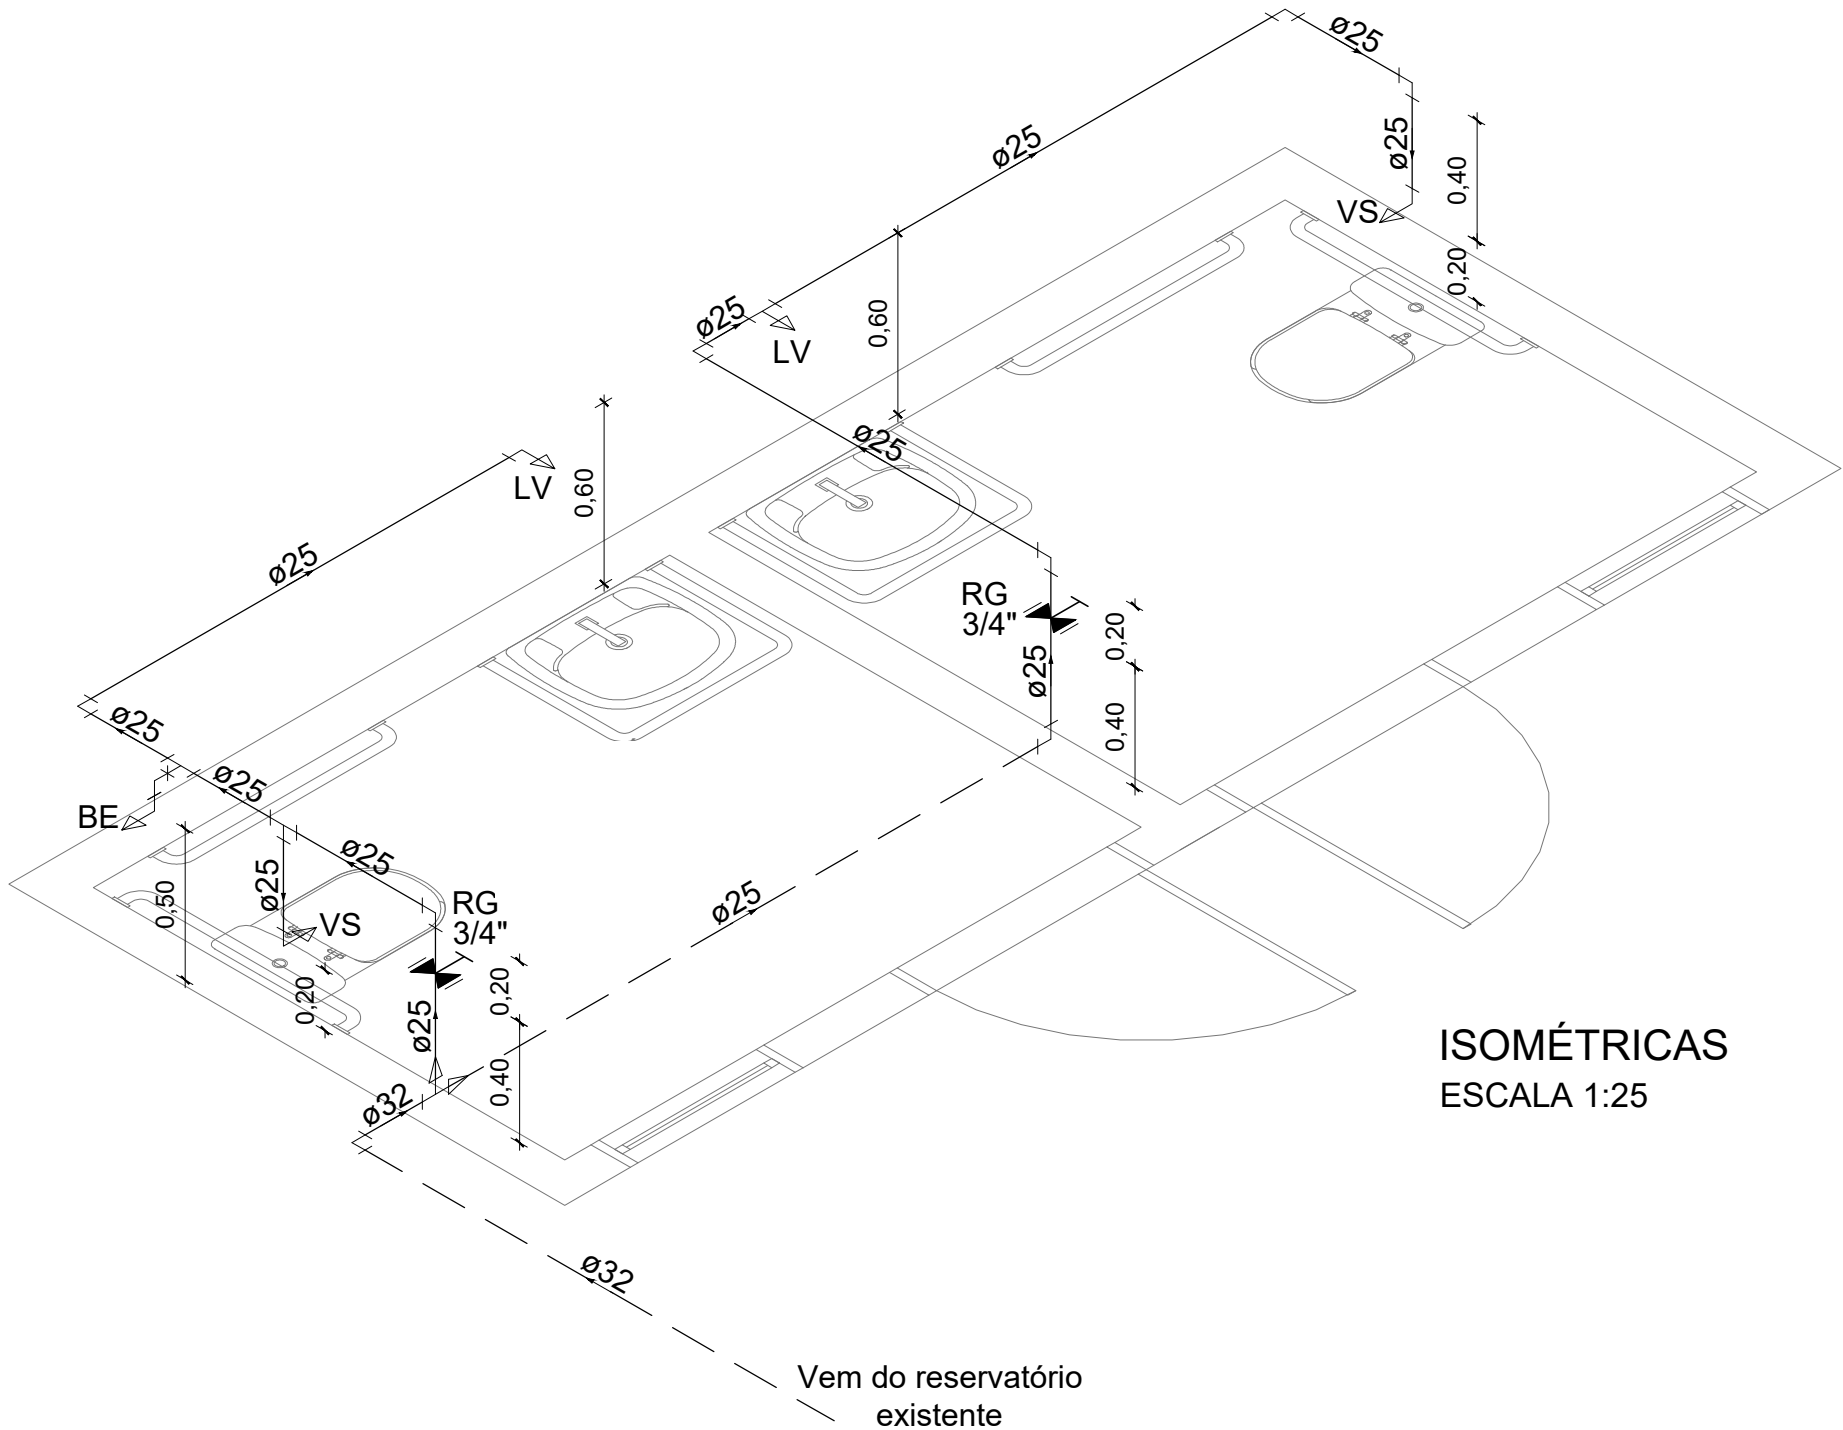


DETALHE DRENO CLIMATIZAÇÃO
ESCALA 1:25

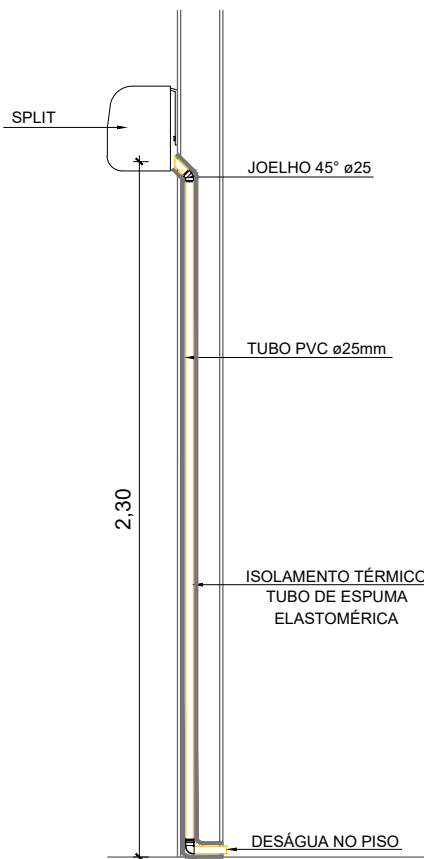


ISOMÉTRICAS
ESCALA 1:25

LEGENDA	
	Registro de esfera PVC - RE
	Registro de gaveta c/ canopla metálico - RG
PVC ø25	Tubulação de Água Fria - PVC Rígido Soldável
PVC ø25 i=2%	Tubulação Dreno Climatização - PVC Rígido Soldável

ESPERAS DE ÁGUA FRIA	ALTURA DO PISO PRONTO ÀS ESPERAS (cm)
BE - BEBEDOURO	50
LV - LAVATÓRIO	60
VS - VASO SANITÁRIO COM CX. ACOPLADA	20

Legenda Representação das Tubulações

- Tubulação embutida passante em parede
- Tubulação embutida passante no piso
- Tubulação aparente/ passante sobre o forro

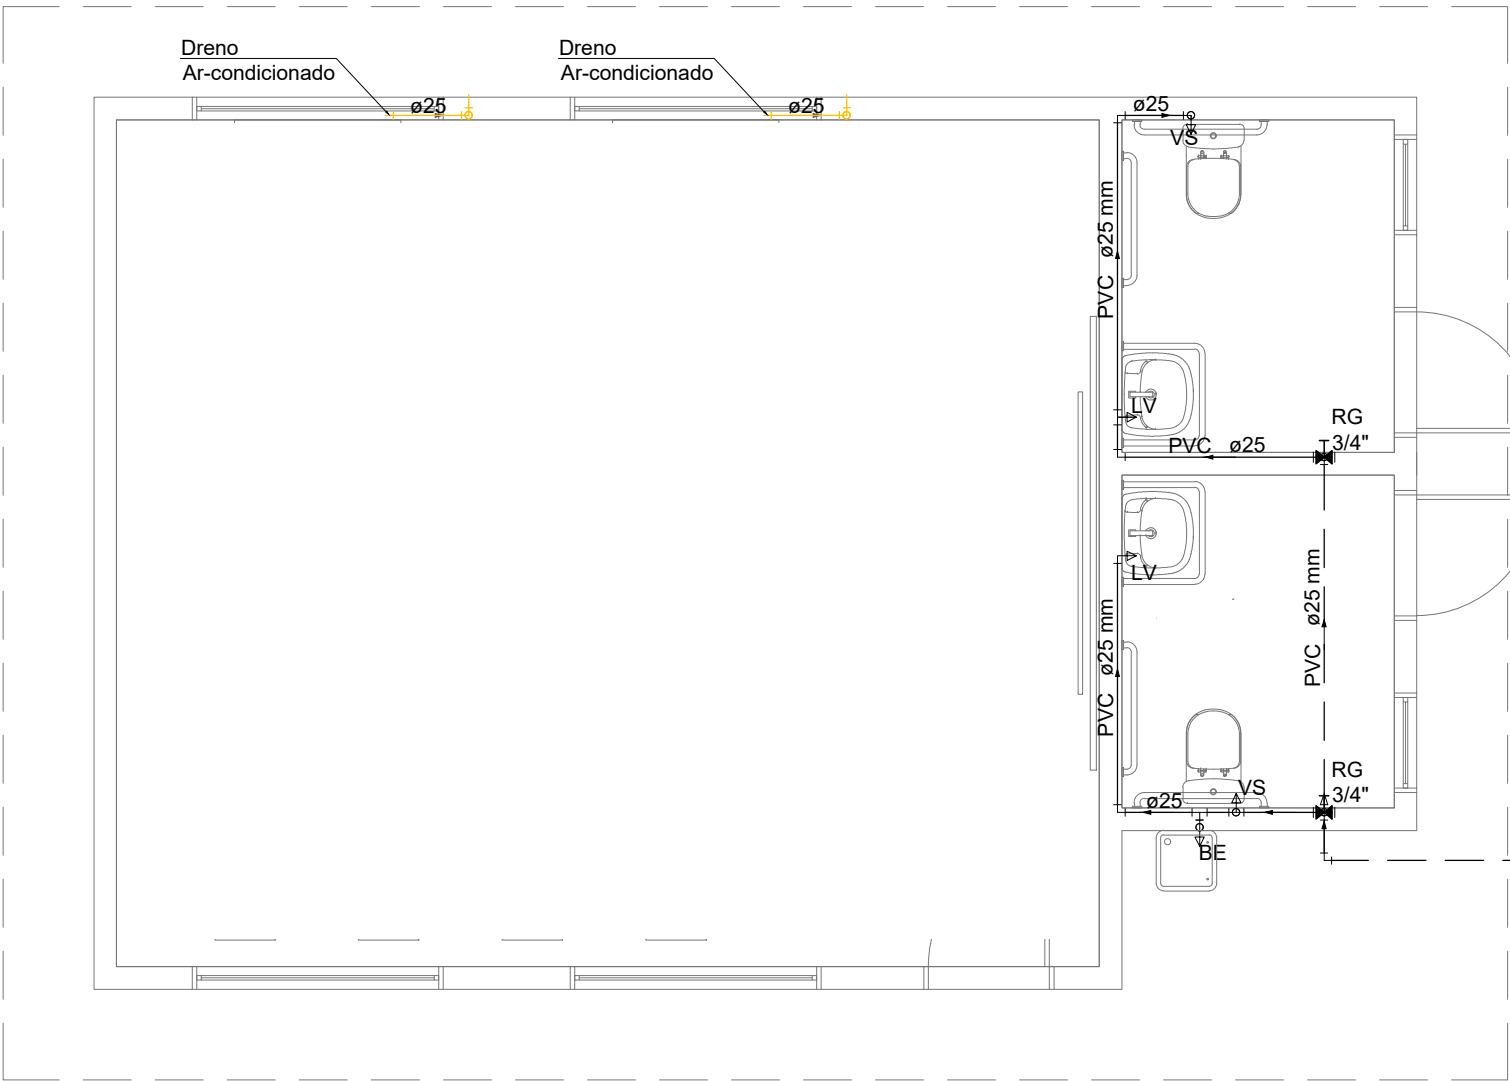

PLANTA BAIXA - ÁGUA FRIA
ESCALA 1:50



EMPREENDIMENTO:

ÁREA CONSTRUIDA:

PROJETO:

DISCRIMINAÇÃO DA PLANTA:
ESGOTO SANITÁRIO E PLUVIAL
PLANTA BAIXA E DE COBERTURA

RESPONSÁVEL TÉCNICO:

Eduardo Wegner Vargas
Engenheiro Civil
CREA RS 159.984

NOME DO ARQUIVO:

ESCALA:

INDICADA

DATA:

DESENHO:

Equipe Urbana

02/03