


ESCRITÓRIO DE PROJETOS - EP Diretoria de Projetos		
MUNICIPIO	Prefeitura Municipal de Canoas	ÁREA: 3,68 M ²
CONTEUDO	PLANTA BAIXA - Módulo sanitário	ESCALA 1/25
RESPONSÁVEL TÉCNICO		01
Arquiteta Cristina Delazeri - CAU A188913		

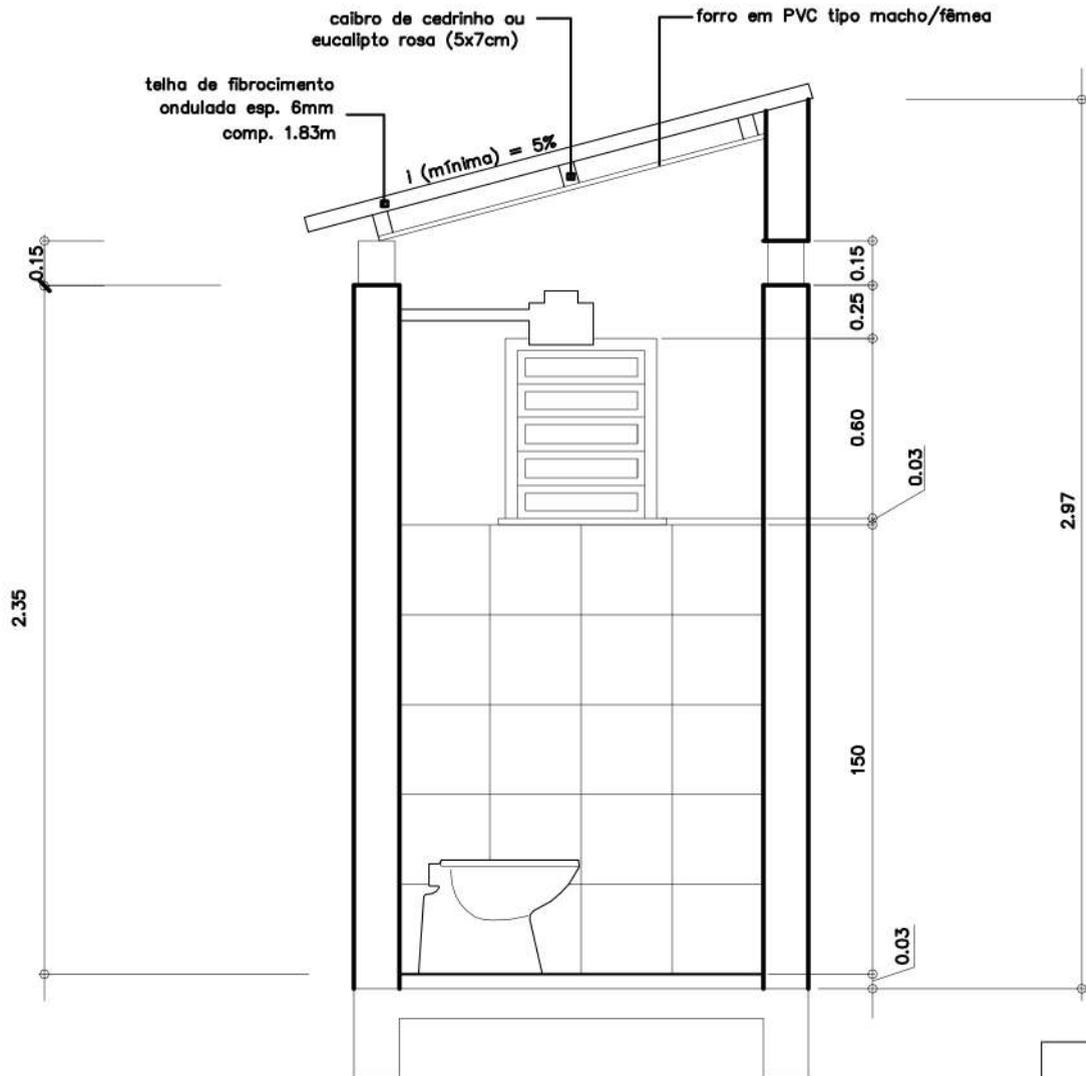

ESCRITÓRIO DE PROJETOS - EP
Diretoria de Projetos

MUNICÍPIO

Prefeitura Municipal de Canoas

CONTEÚDO

CORTE AA - Módulo sanitário

ESCALA


1/25

PRANCHA Nº:

RESPONSÁVEL TÉCNICO

Arquiteta Cristina Delazeri - CAU A188913

02

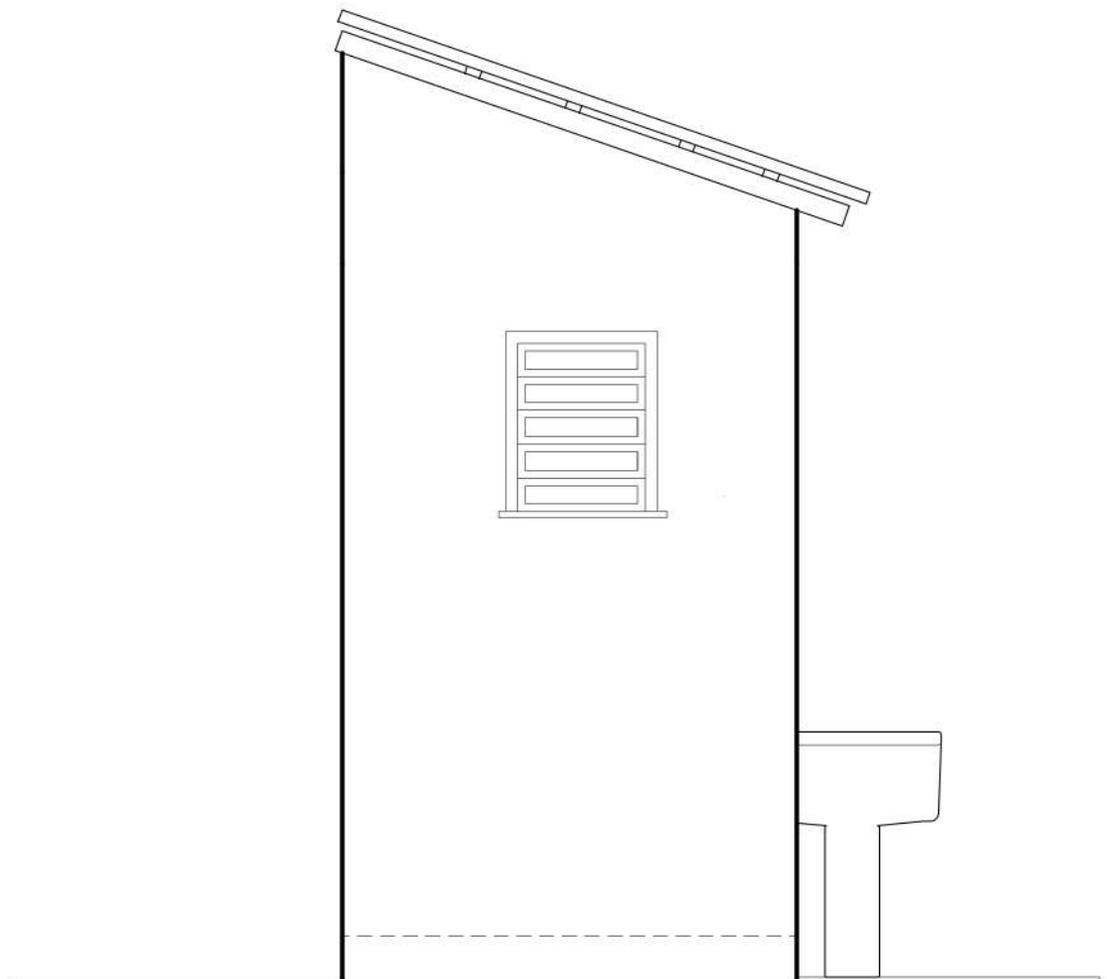

ESCRITÓRIO DE PROJETOS - EP
Diretoria de Projetos

MUNICÍPIO

Prefeitura Municipal de Canoas

CONTEÚDO

FACHADA - Módulo sanitário

ESCALA

1/25

PRANCHA Nº:

03

RESPONSÁVEL TÉCNICO


Arquiteta Cristina Delazeri - CAU A188913

TENSÃO 380/220V

CIRCUITO	CARGA (W)	PROTEÇÃO	CONDUTORES
1	300	10A	1,5 mm ²
2	5000	25A	4,0 mm ²

TENSÃO 220/127V

CIRCUITO	CARGA (W)	PROTEÇÃO	CONDUTORES
1	300	10A	1,5 mm ²
2	5000	40A	6,0 mm ²

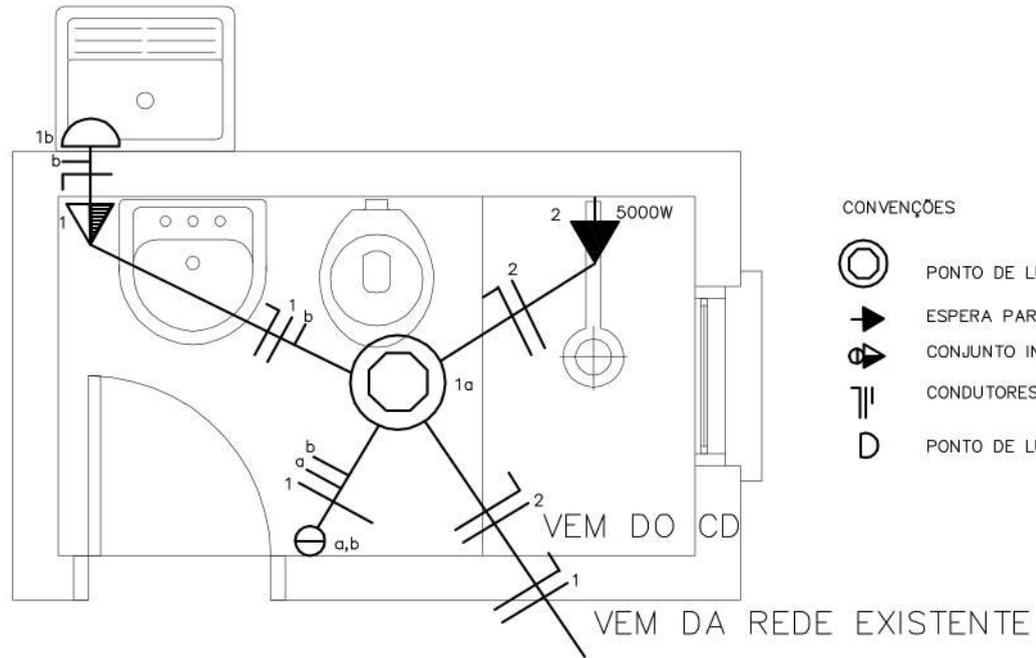

NOTAS:

A-CONDUTORES NÃO COTADOS SÃO 1,5mm²

B-TOMADAS E PONTOS DE LUZ NÃO ESPECIFICADOS SÃO 100W

ESCRITÓRIO DE PROJETOS - EP
Diretoria de Projetos

MUNICÍPIO

Prefeitura Municipal de Canoas

CONTEÚDO

PROJETO ELÉTRICO - Mód. sanitário

ESCALA


1/25

PRANCHA N.º

RESPONSÁVEL TÉCNICO


Arquiteta Cristina Delazeri - CAU A188913

04

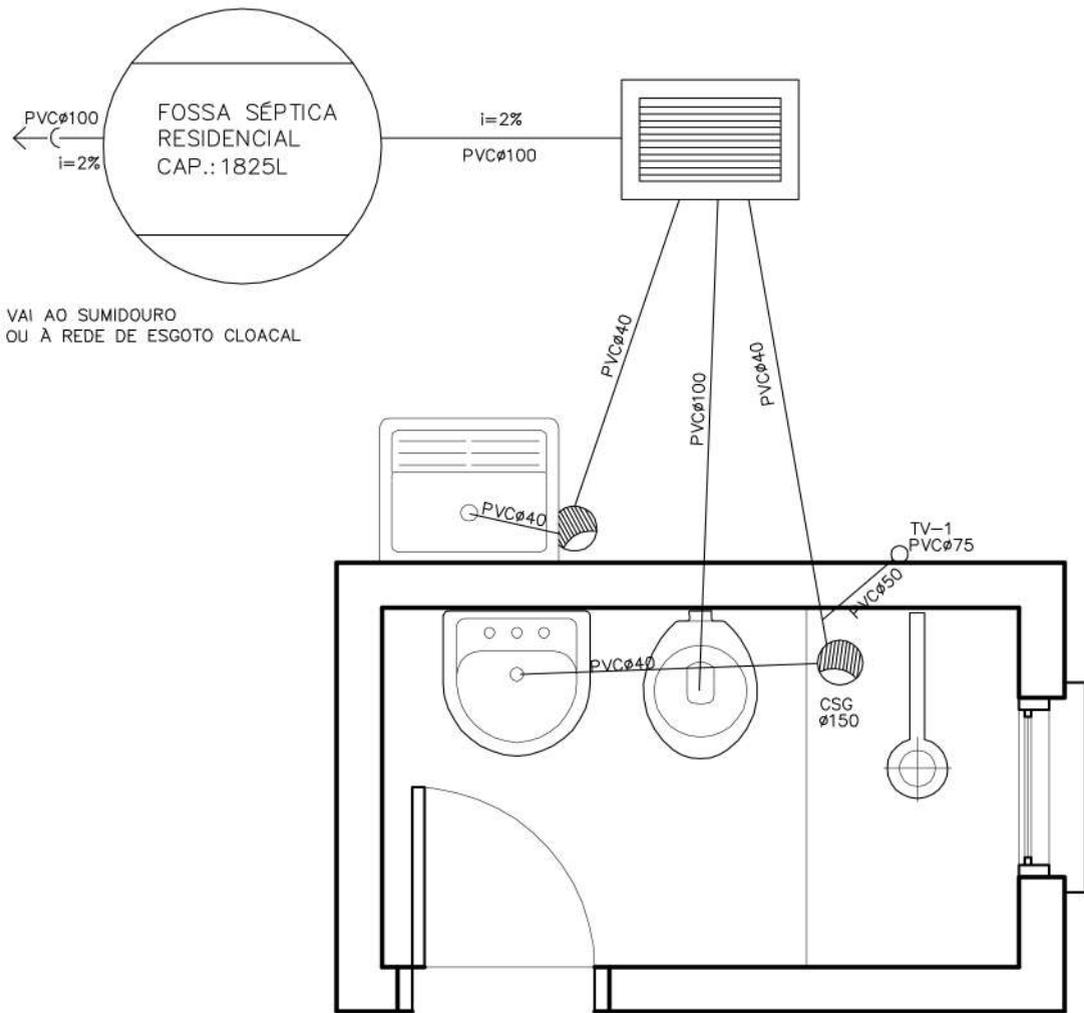

VAI AO SUMIDOURO
OU À REDE DE ESGOTO CLOACAL

 CONVENÇÕES

-  CAIXA SIFONADA COM GRELHA DN 150
-  TUBO DE VENTILAÇÃO
-  JUNÇÃO SIMPLES/INVERTIDA
-  CAIXA INSPEÇÃO CLOACAL .45x.60cm
-  FOSSA SÉPTICA
-  CANALIZAÇÃO DE ESGOTO PRIMÁRIO
-  CANALIZAÇÃO DE ESGOTO SECUNDÁRIO

ESCRITÓRIO DE PROJETOS - EP
Diretoria de Projetos

MUNICÍPIO

Prefeitura Municipal de Canoas

CONTEÚDO

ESGOTO SANITÁRIO - Mód. sanitário

ESCALA

1/25

PRANCHA Nº:

RESPONSÁVEL TÉCNICO

Arquiteta Cristina Delazeri - CAU A188913

05