


Poste

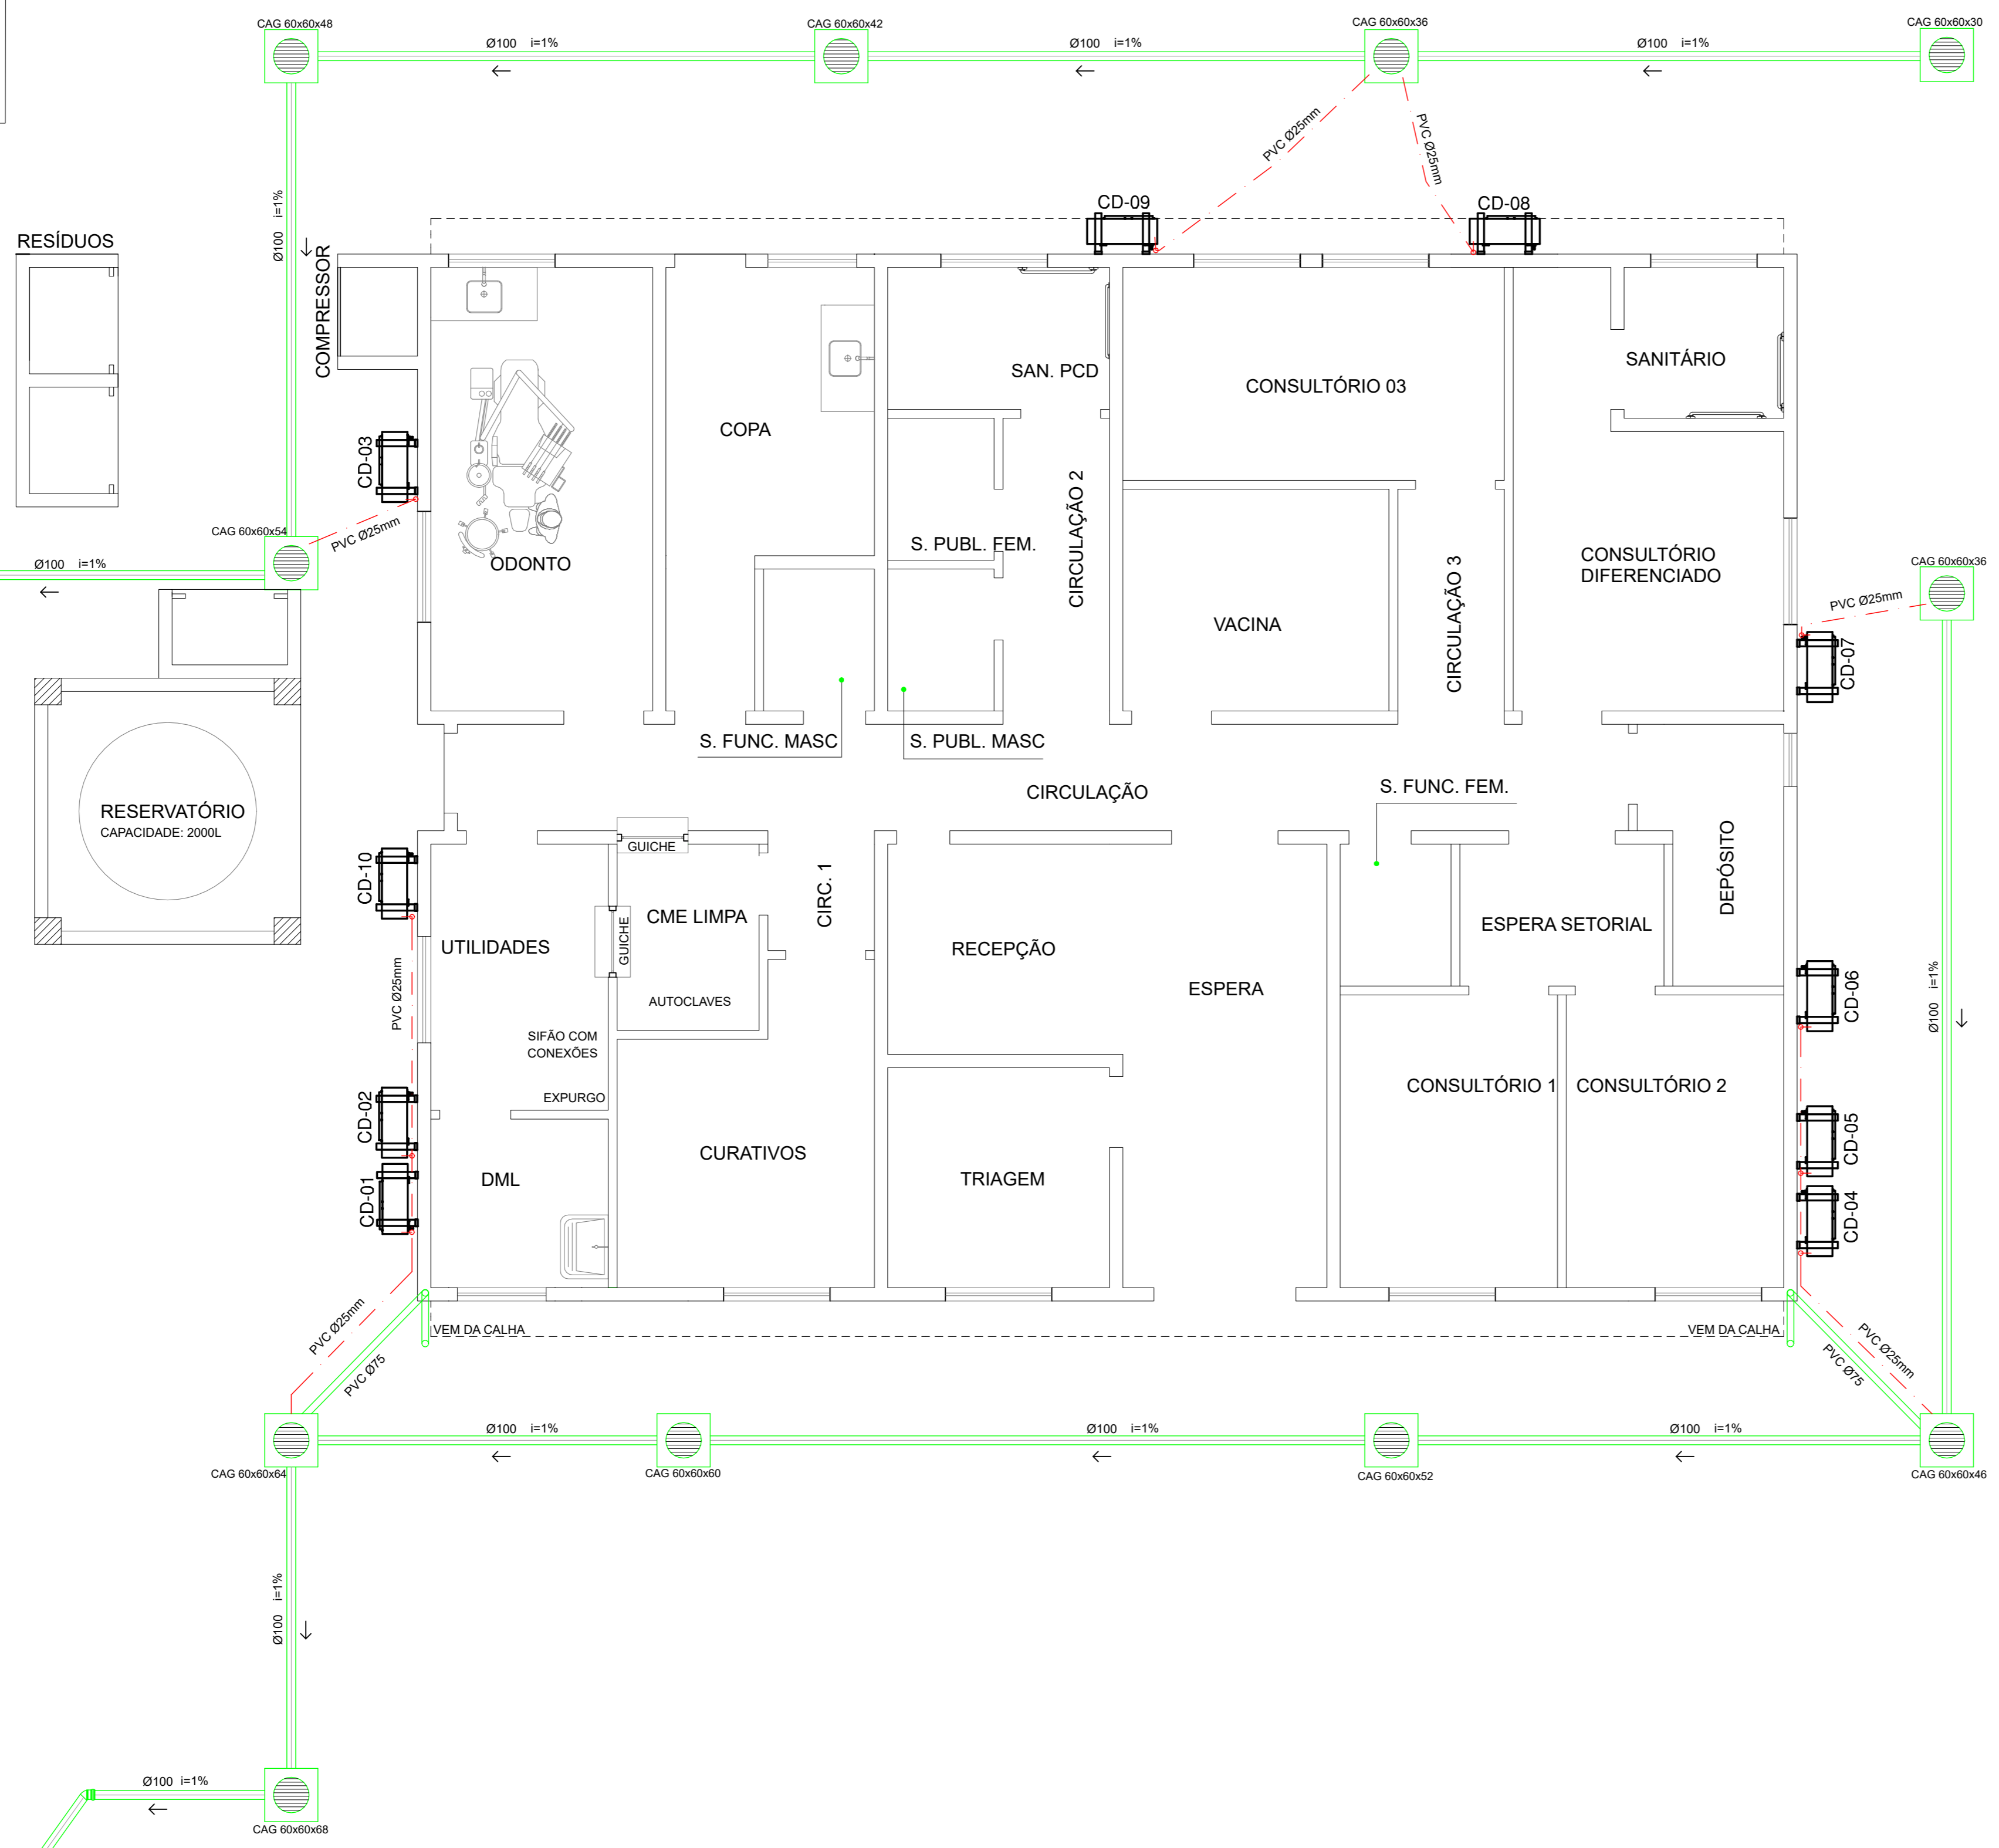

CONVENÇÕES

SANITÁRIO

- TV - TUBO DE VENTILAÇÃO
- TQP - TUBO DE QUEDA PLUVIAL
- TQC - TUBO DE QUEDA CLOACAL
- JOELHO 90: Ø40, Ø50 E Ø100 PVC
- JOELHO 45: Ø40, Ø50 E Ø100 PVC
- TÊ Ø40
- JUNÇÃO 100X50
- JUNÇÃO 75X50
- JUNÇÃO 50X50, 100X100
- CS - CAIXA SIFONADA Ø150
- C.G. CG - CAIXA DE GORDURA Ø250
- C.I. CI-CAIXA DE INSPEÇÃO 0,60x0,60/VAR
- CAIXA DE AREIA COM GRELHA 0,60X0,60/VAR

<p>PREFEITURA DE CANOAS</p>	CLIENTE PREFEITURA MUNICIPAL DE CANOAS GABINETE DO PREFEITO - ESCRITÓRIO DE PROJETOS	
	PROJETO UBS RIO BRANCO RUA EDGAR FRITZ MULLER, 460 - CANOAS/RS	
CONTEÚDO PLANTA BAIXA - ESGOTO PLUVIAL		PROPRIETÁRIO PREFEITURA MUNICIPAL DE CANOAS - RS
PRANCHAS* A-02	RESPONSÁVEL TÉCNICO Arq. Edilson Remi Pinzon CAU 23705 - 1	PROPRIETÁRIO PREFEITURA MUNICIPAL DE CANOAS - RS
AUTOR DO PROJETO EDILSON PINZON	CAD MAIARA MACHADO	DATA 06/2023
	REVISÃO 00	ESCALA 1/50
	ÁREA PRÉDIO: 183,49 m² ÁREA RESERVATÓRIO: 9,0 m²	ESCALA 1/50
		CONTROLE DE PROJETOS PROJETO DEFINITIVO (X) PROJETO NÃO DEFINITIVO ()